

погл. Γ_3
Шм. розетка для погл. Γ_3 Вытяжку $H=2,2\text{м.}$ Γ_3

Шм. розетка для погл. Γ_3 Вытяжку $H=2,2\text{м.}$ Γ_3 Шм. розетка для погл. Γ_3 Вытяжку $H=2,2\text{м.}$ Γ_3


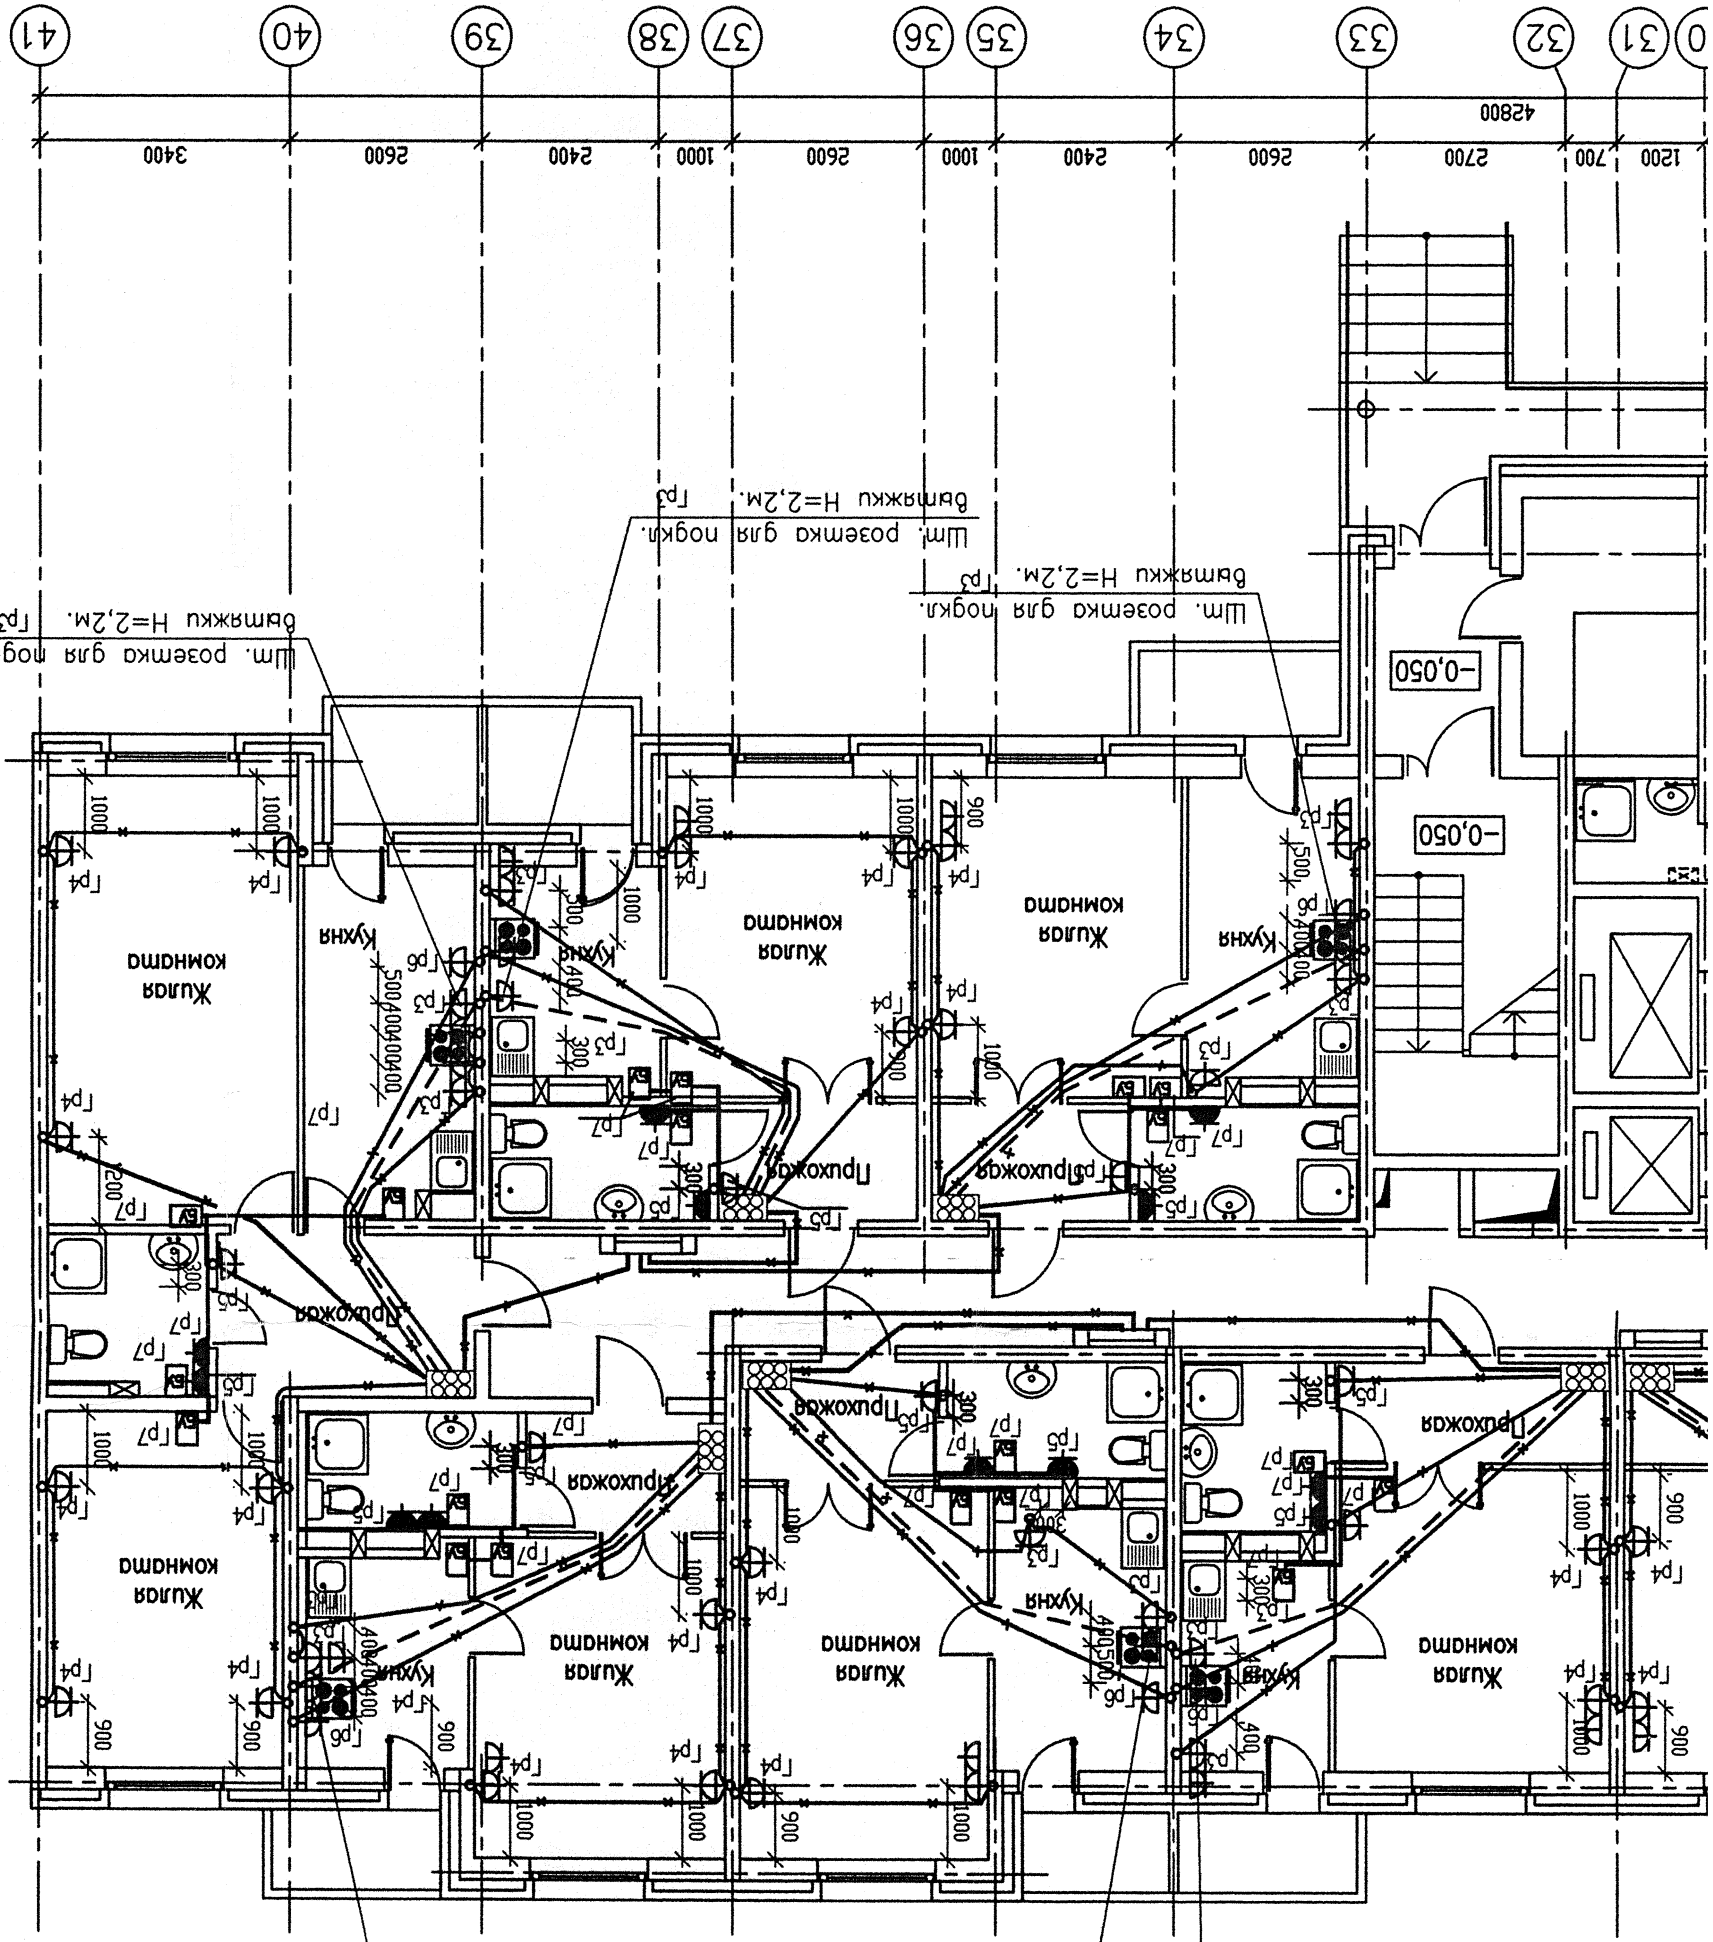


СХЕМА БЛОКОВОЙ СЕКЦИИ

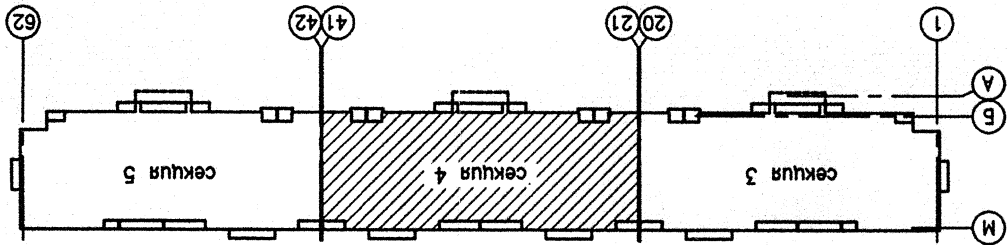

10.11-4 - ЭЛ

Жуля засетка в границах улиц пер. Клубный -
Восточная - Театральная - Забоякина,
в с. Березовский, Свердловской области :

1 пусковой комплекс
1 очередь строительства

СТАДИЯ	ЛИСТ	17
Р		

План 1 этажа.
Расположение распределительных
сетей к штенсельным розеткам
квартир.

УСН УРАЛСИБПРОЕКТ
АРХИТЕКТУРНО-ПРОЕКТНАЯ КОМПАНИЯ
ОБЪЕКТ: ЖИЛИЩНО-ОБЩЕСТВЕННЫЙ КОМПЛЕКС «КОСМОНАВТ»
ОБЪЕКТЫ: ЖИЛИЩНО-ОБЩЕСТВЕННЫЙ КОМПЛЕКС «КОСМОНАВТ»

ИЗМ.	КОЛ. Ч	ЛИСТ	И ДЛК	ПОДПИСЬ	ДАТА

Н.компр. Морозова 11.12

Разраб. Афанасьева 11.12

Проеп. Афанасьева 11.12